



敷地雨水排水計画図 1/3  
(左)

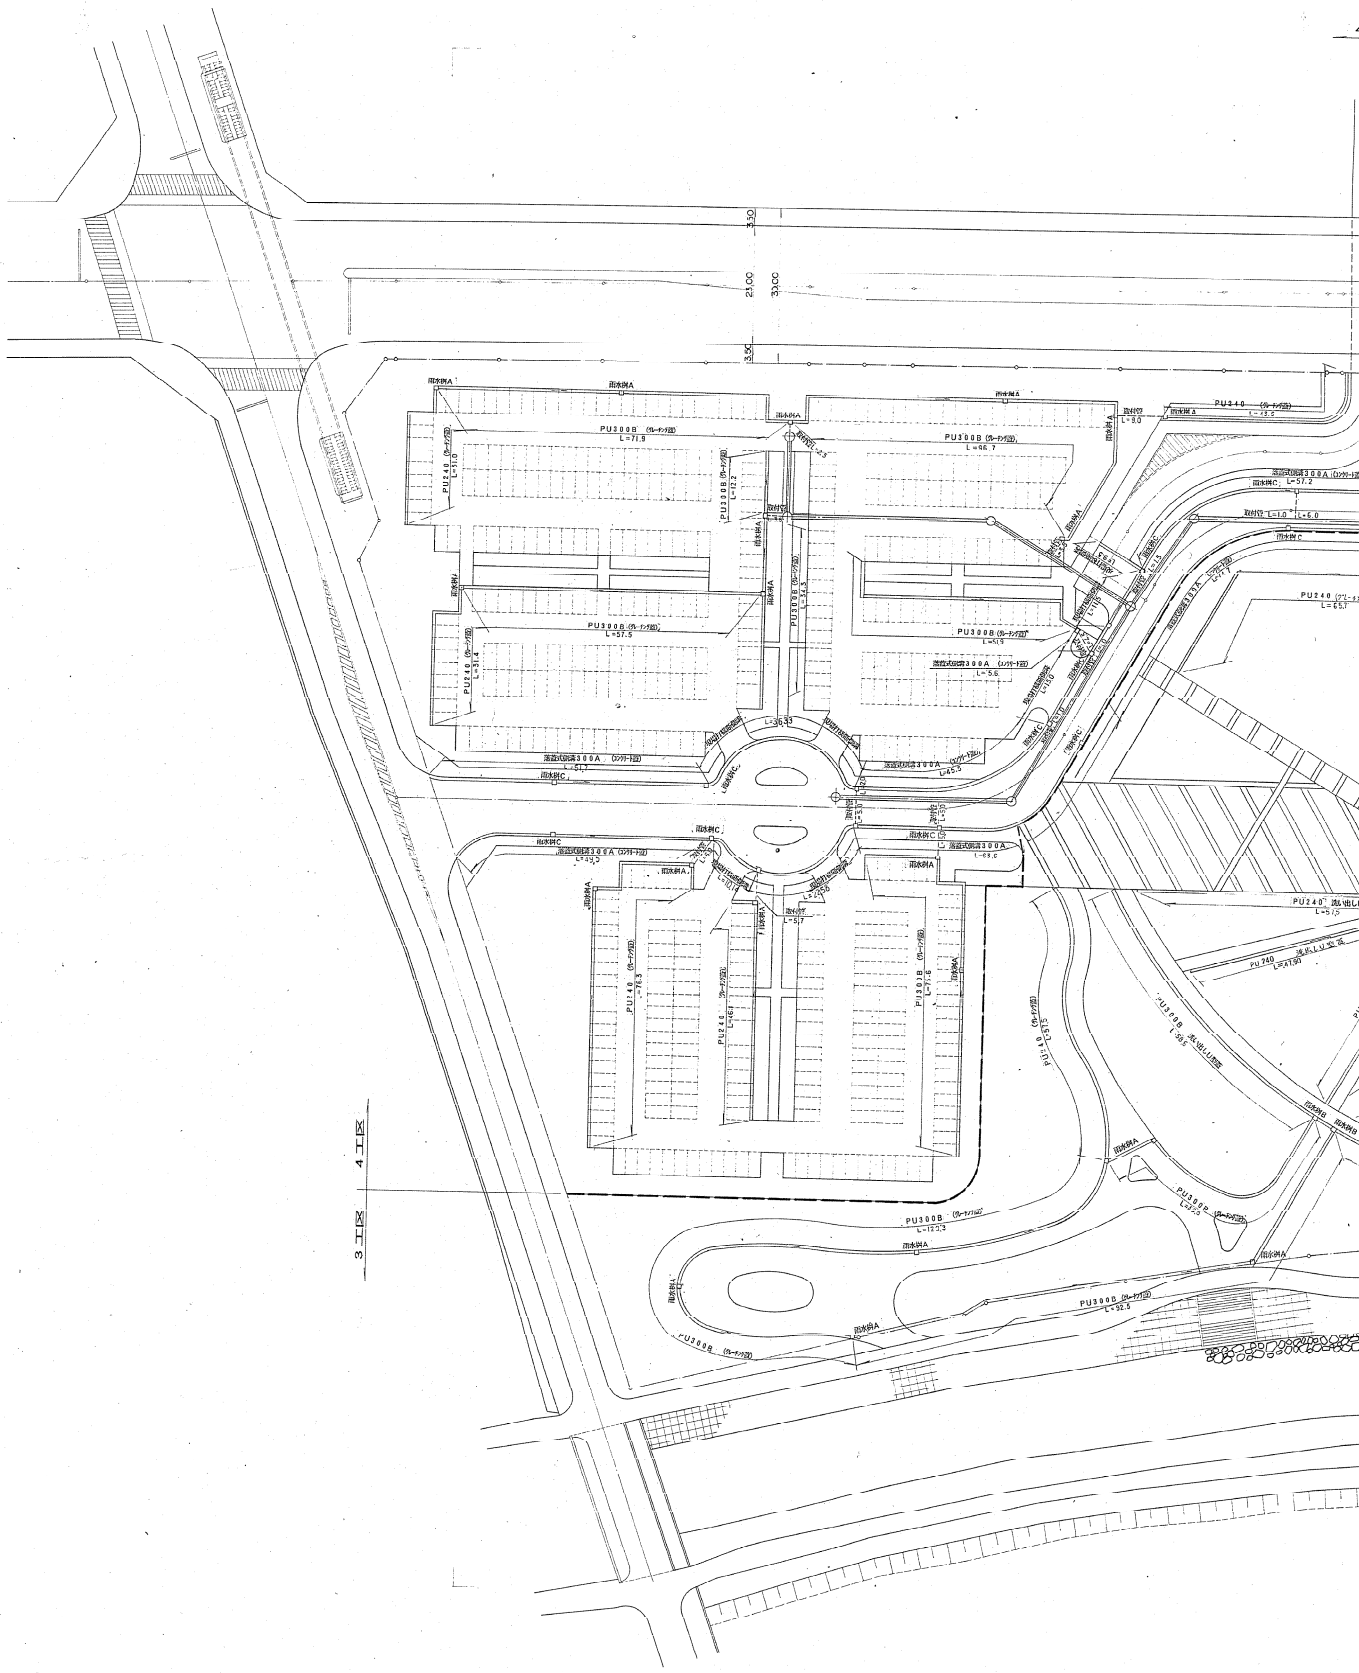


排水施設設計画平面図

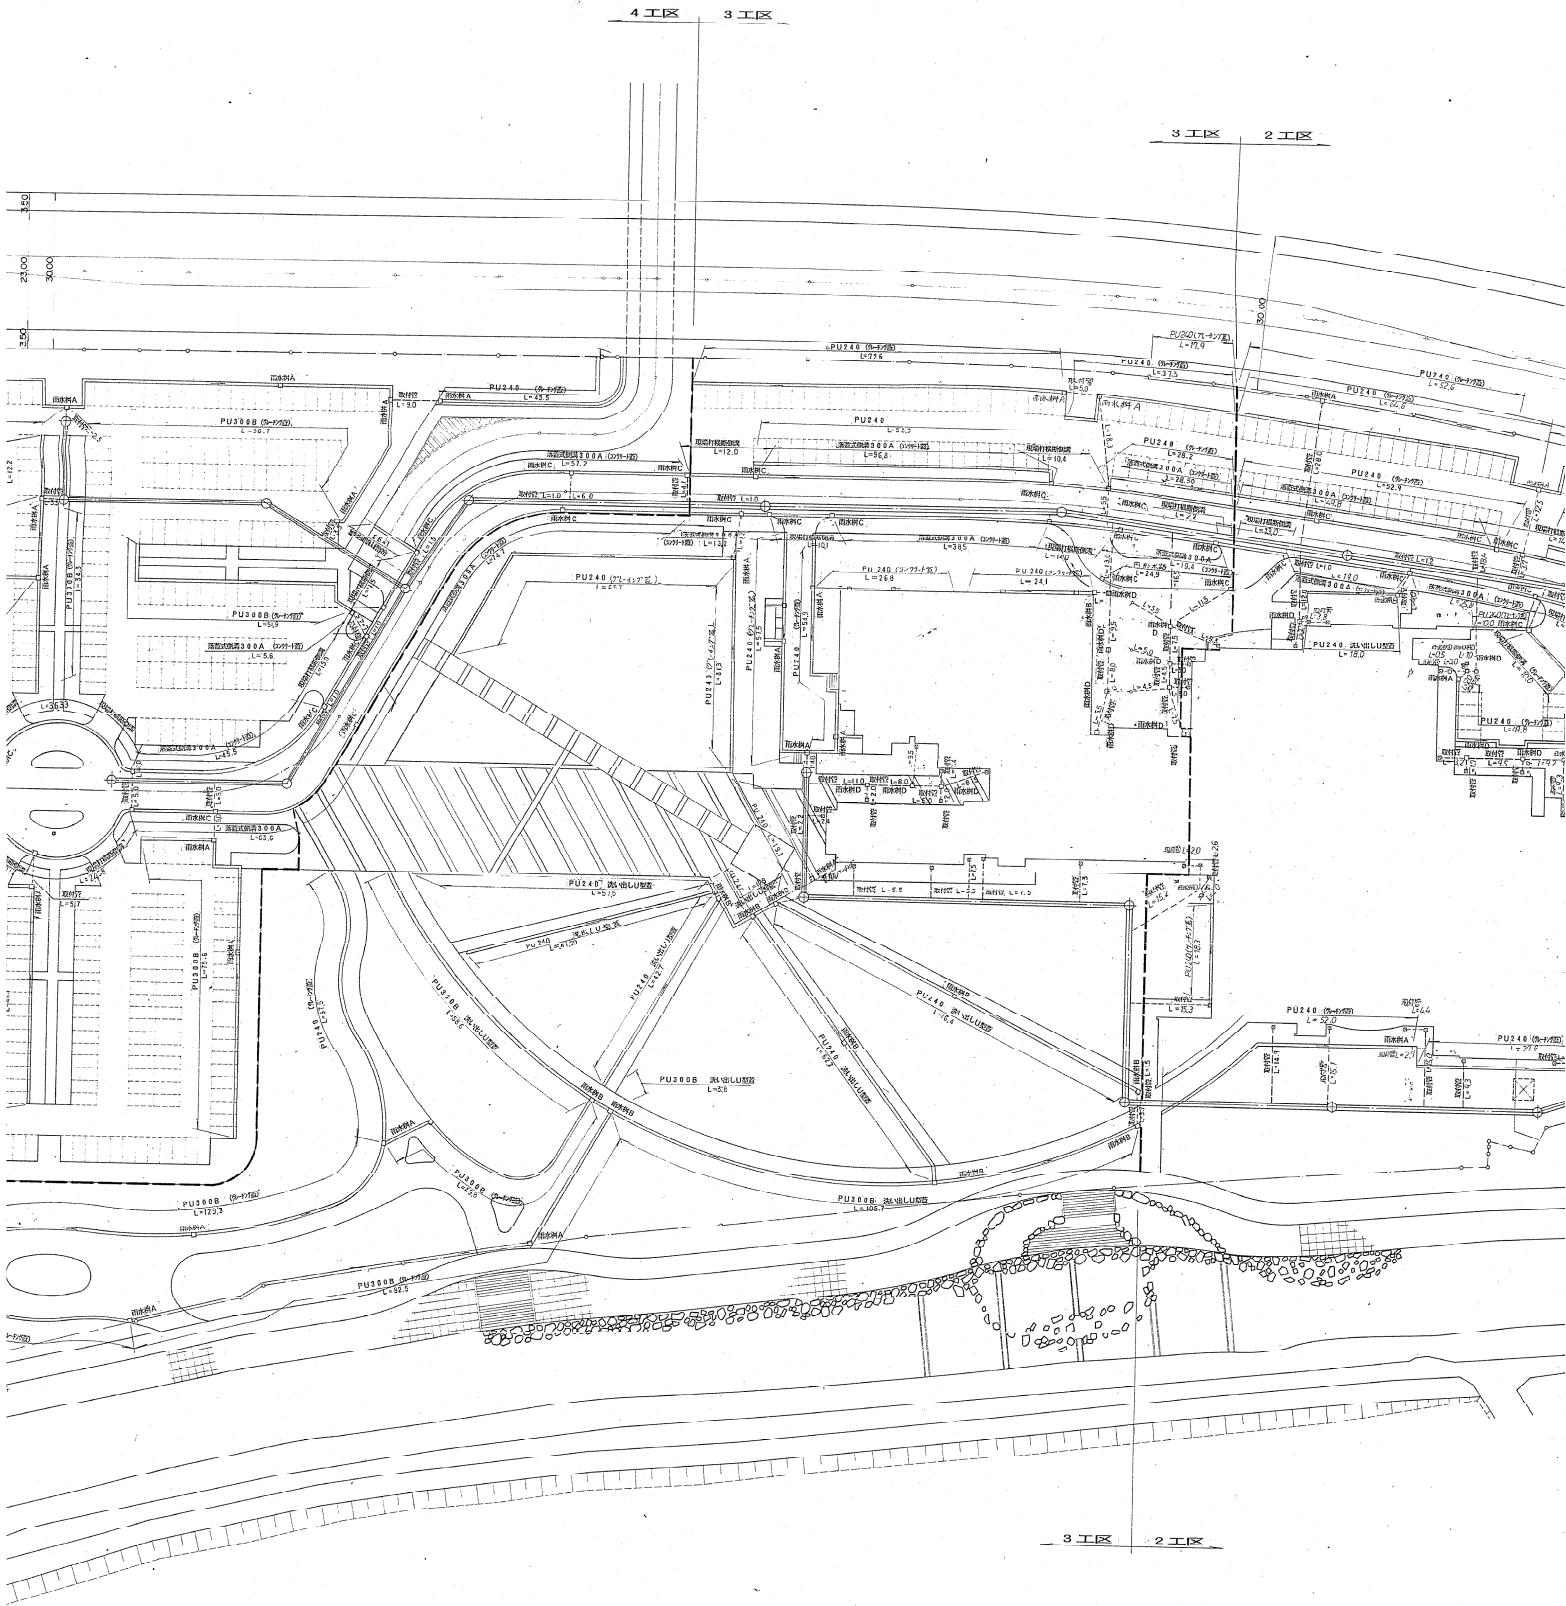

特記

敷地雨水排水計画図 3/3  
(右)

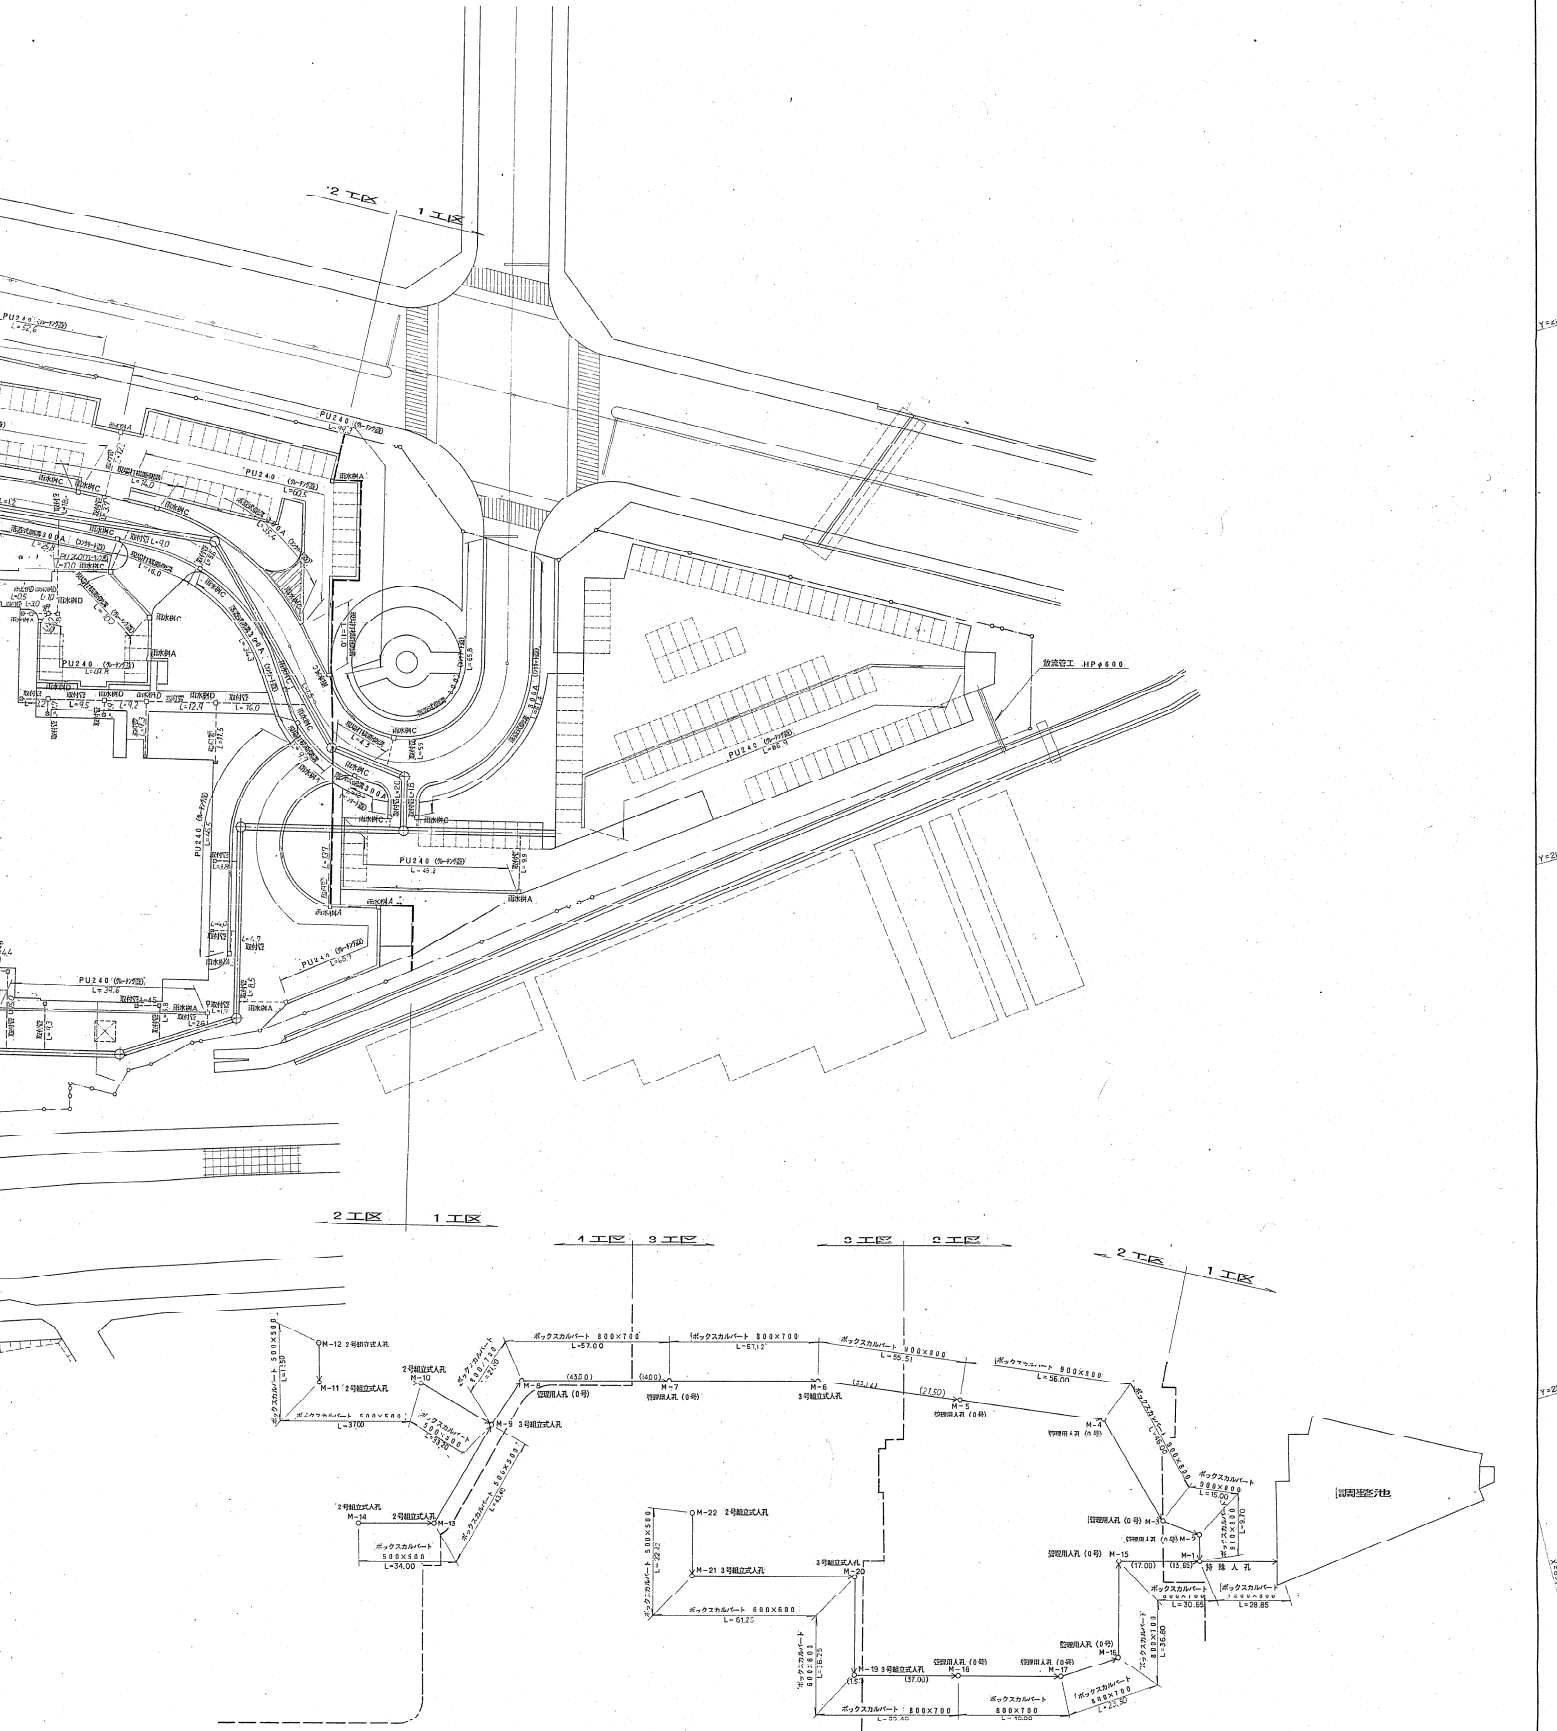

魚津市文化の園整備事業外構工事Ⅰ工区

図面内容	排水施設設計平面図	図面番号	12
縮尺	S=1:500	枚/内	50
		区分	